
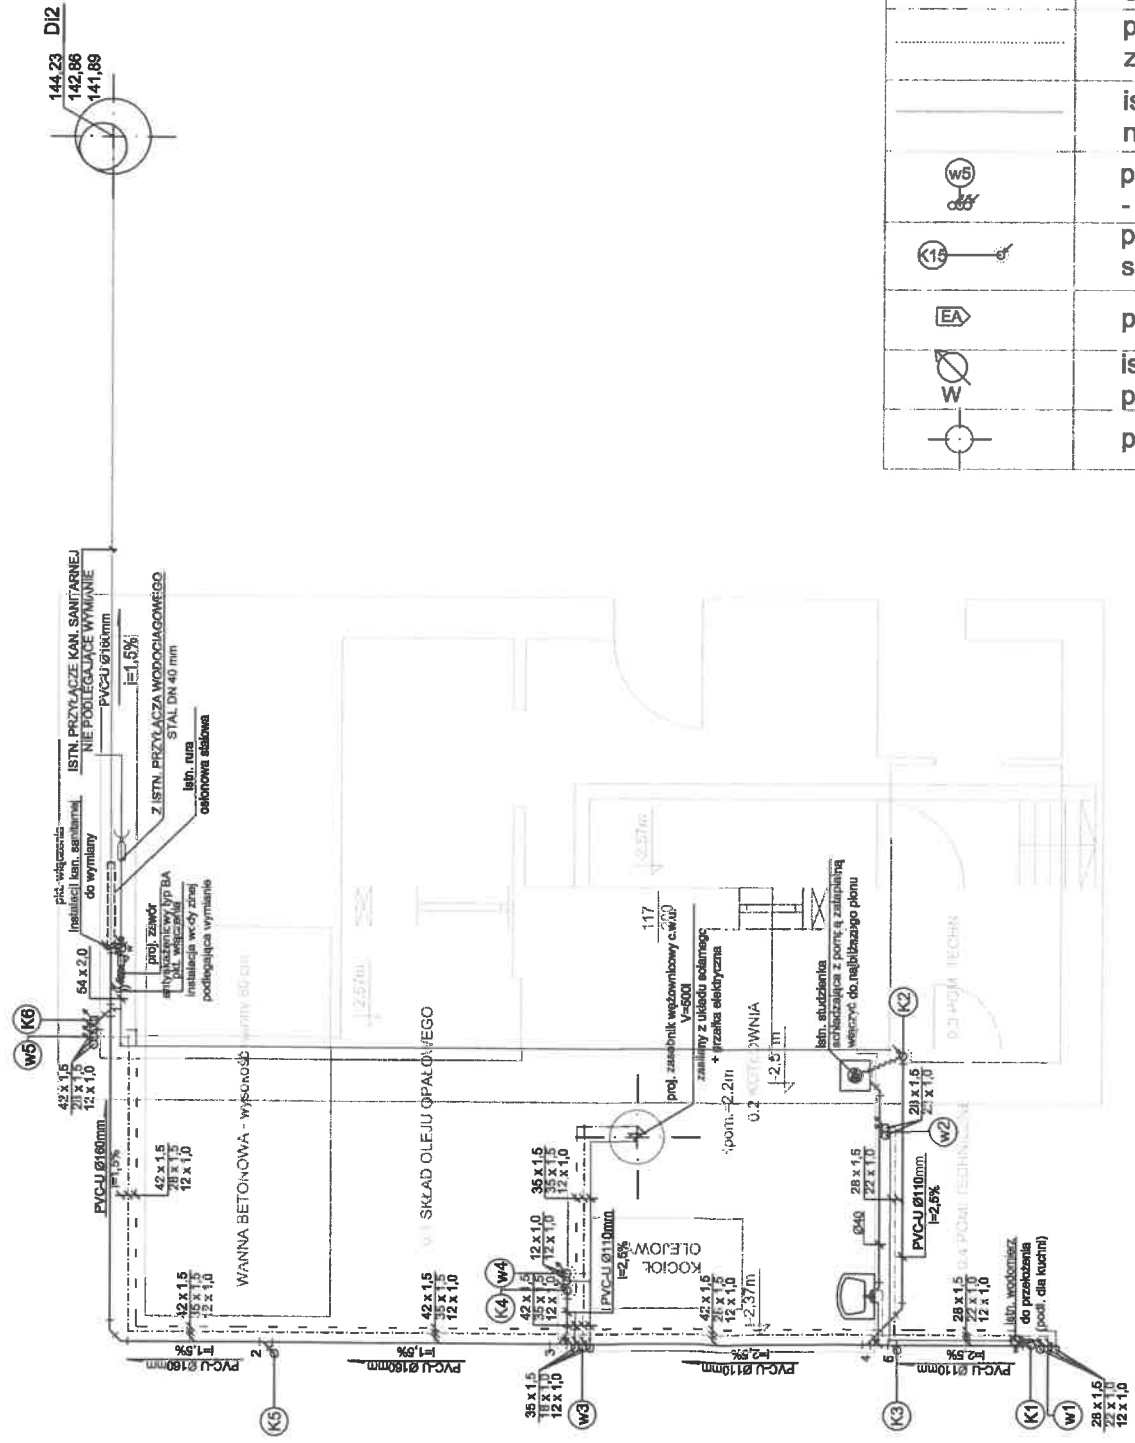


# RZUT PIWNIC

skala 1:100

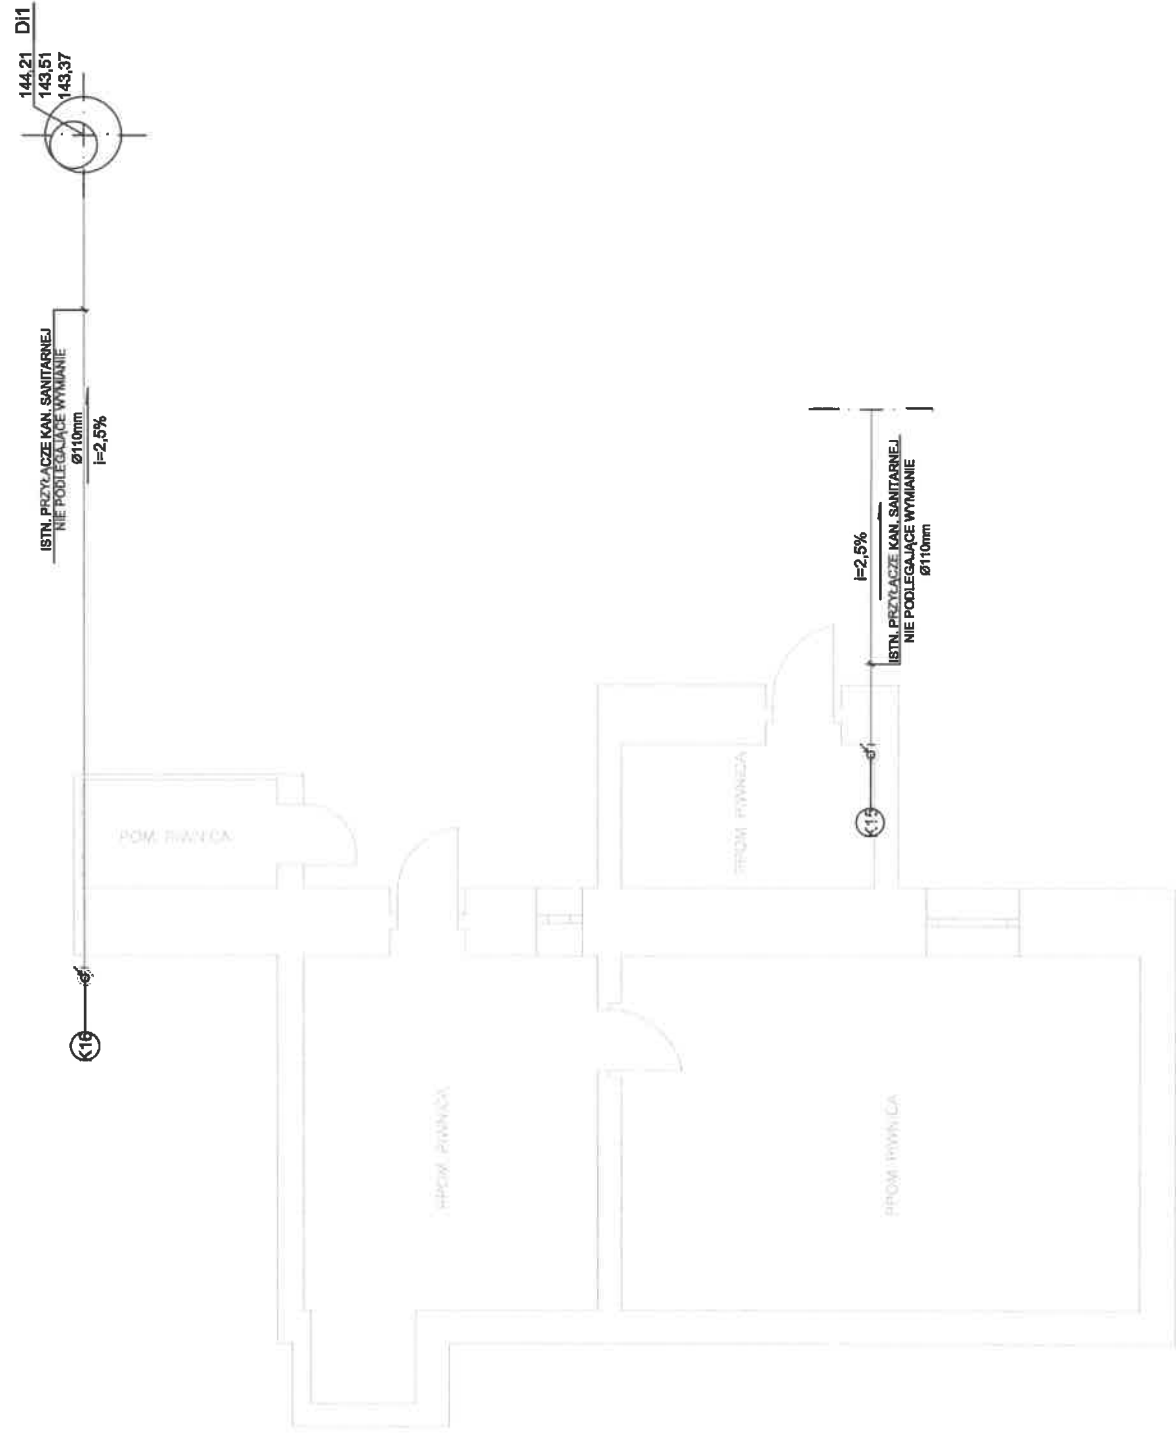

## LEGENDA:

	proj. instalacja wody zimnej z rur miedzianych
	proj. instalacja wody ciepłej z rur miedzianych
	proj. instalacja cyrkulacji z rur miedzianych
	proj. instalacja kanalizacji sanitarnej z rur PVC-U
	proj. rura wywiewna z kanalizacji sanitarnej
	istn. przyłącze kan. sanitarnej nie podlegające wymianie
	proj. pion instalacji wody - rury miedziane
	proj. pion instalacji kan. sanitarnej - rury PVC-U
	proj. zawór antyskażeniowy
	istn. wodomierz nie podlegający wymianie
	proj. zasobnik c.w.u.

RZUT PIWNIC - rysunek poglądowy do ekspertyzy technicznej

**RZUT PARTERU**  
skala 1:100




**LEGENDA:**

	proj. instalacja wody zimnej z rur miedzianych
	proj. instalacja wody ciepłej z rur miedzianych
	proj. instalacja cyrkulacji z rur miedzianych
	proj. instalacja kanalizacji sanitarnej z rur PVC-U
	proj. rura wywiewna z kanalizacji sanitarnej
	proj. pion instalacji wody - rury miedziane
	proj. pion instalacji kan. sanitarnej - rury PVC-U
	proj. zawór antyskażeniowy
	listn. wodomierz nie podlegający wymianie
	proj. zasobnik c.w.u.


 




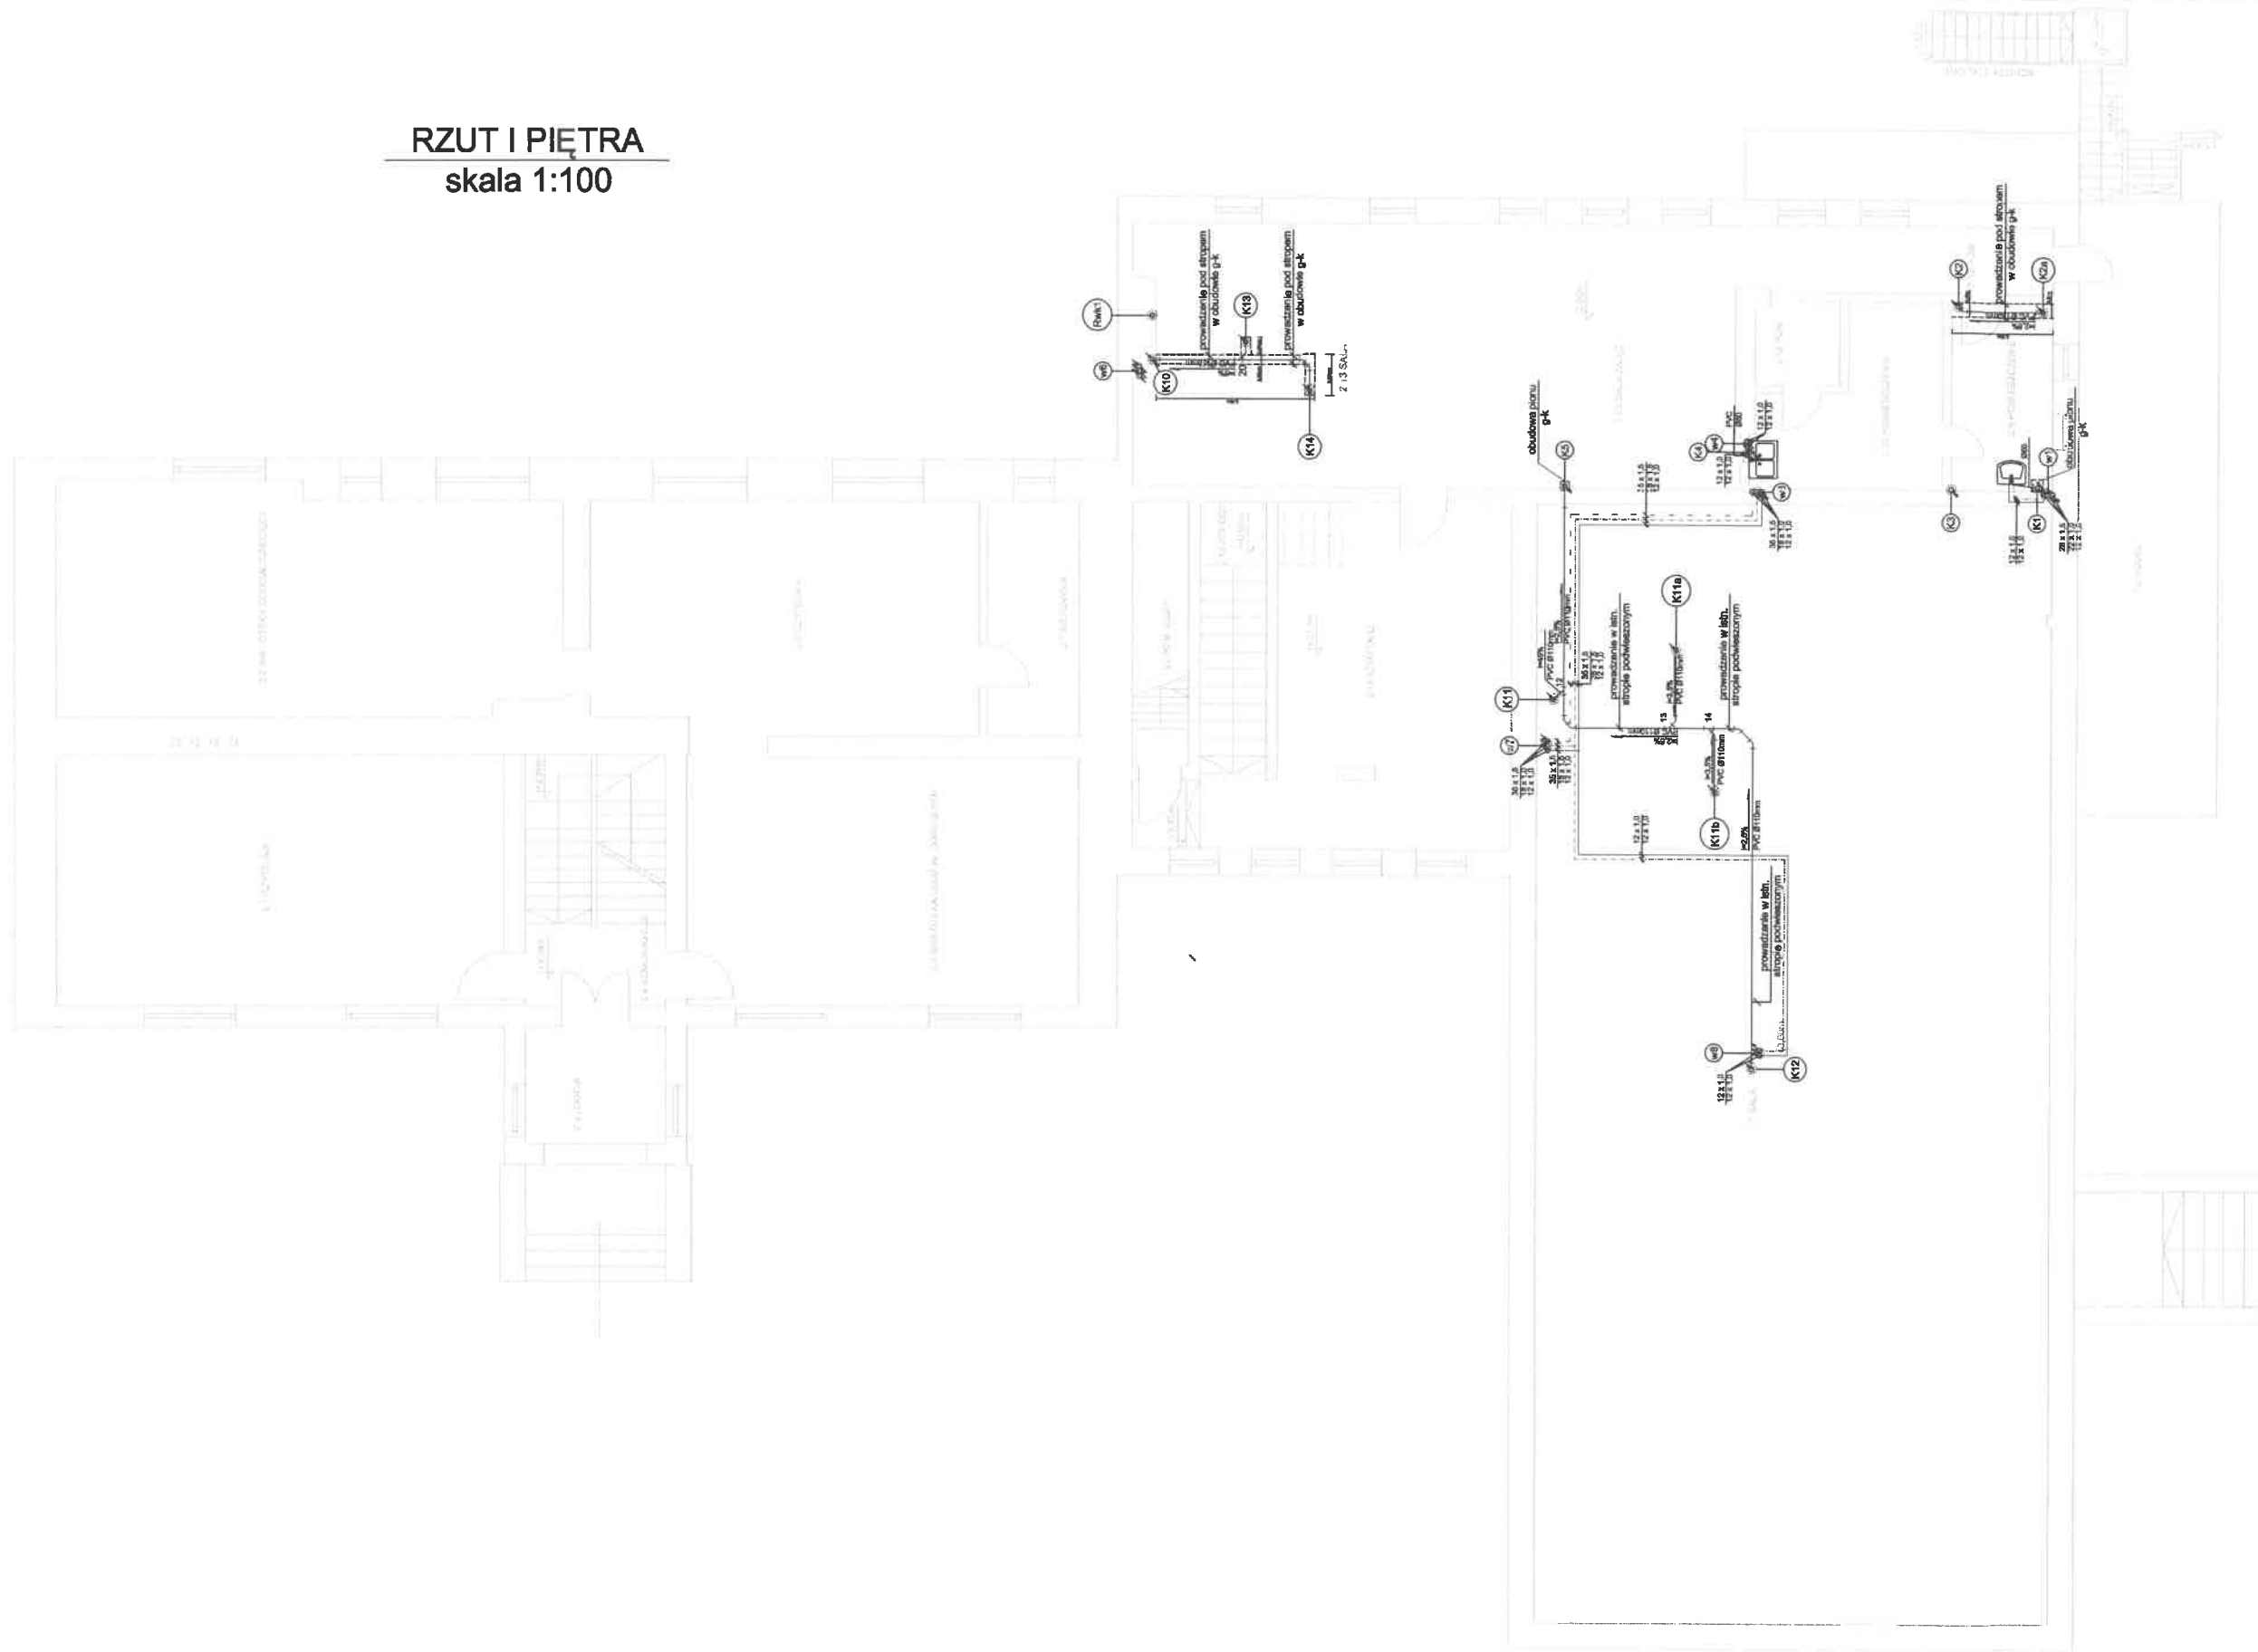

 
 
RZUT PARTERU - rysunek poglądowy do ekspertyzy technicznej

**RZUT I PIĘTRA**  
skala 1:100



LEGENDA:	
	proj. instalacja wody zimnej z rur miedzianych
	proj. instalacja wody ciepłej z rur miedzianych
	proj. instalacja cyrkulacji z rur miedzianych
	proj. instalacja kanalizacji sanitarnej z rur PVC-U
	proj. rura wywiewna z kanalizacji sanitarnej
	proj. pion instalacji wody - rury miedziane
	proj. pion instalacji kan. sanitarnej - rury PVC-U
	proj. zawór antyskażeniowy
	istn. wodomierz nie podlegający wymianie
	proj. zasobnik c.w.u.

**RZUT PODDASZA**  
skala 1:100

LEGENDA:	
	proj. instalacja wody zimnej z rur miedzianych
	proj. instalacja wody ciepłej z rur miedzianych
	proj. instalacja cyrkulacji z rur miedzianych
	proj. instalacja kanalizacji sanitarnej z rur PVC-U
	proj. rura wywiewna z kanalizacji sanitarnej
	proj. pion instalacji wody - rury miedziane
	proj. pion instalacji kan. sanitarnej - rury PVC-U
	proj. zawór antyskażeniowy
	istn. wodomierz nie podlegający wymianie
	proj. zasobnik c.w.u.

